


Lageplan
M 1:500

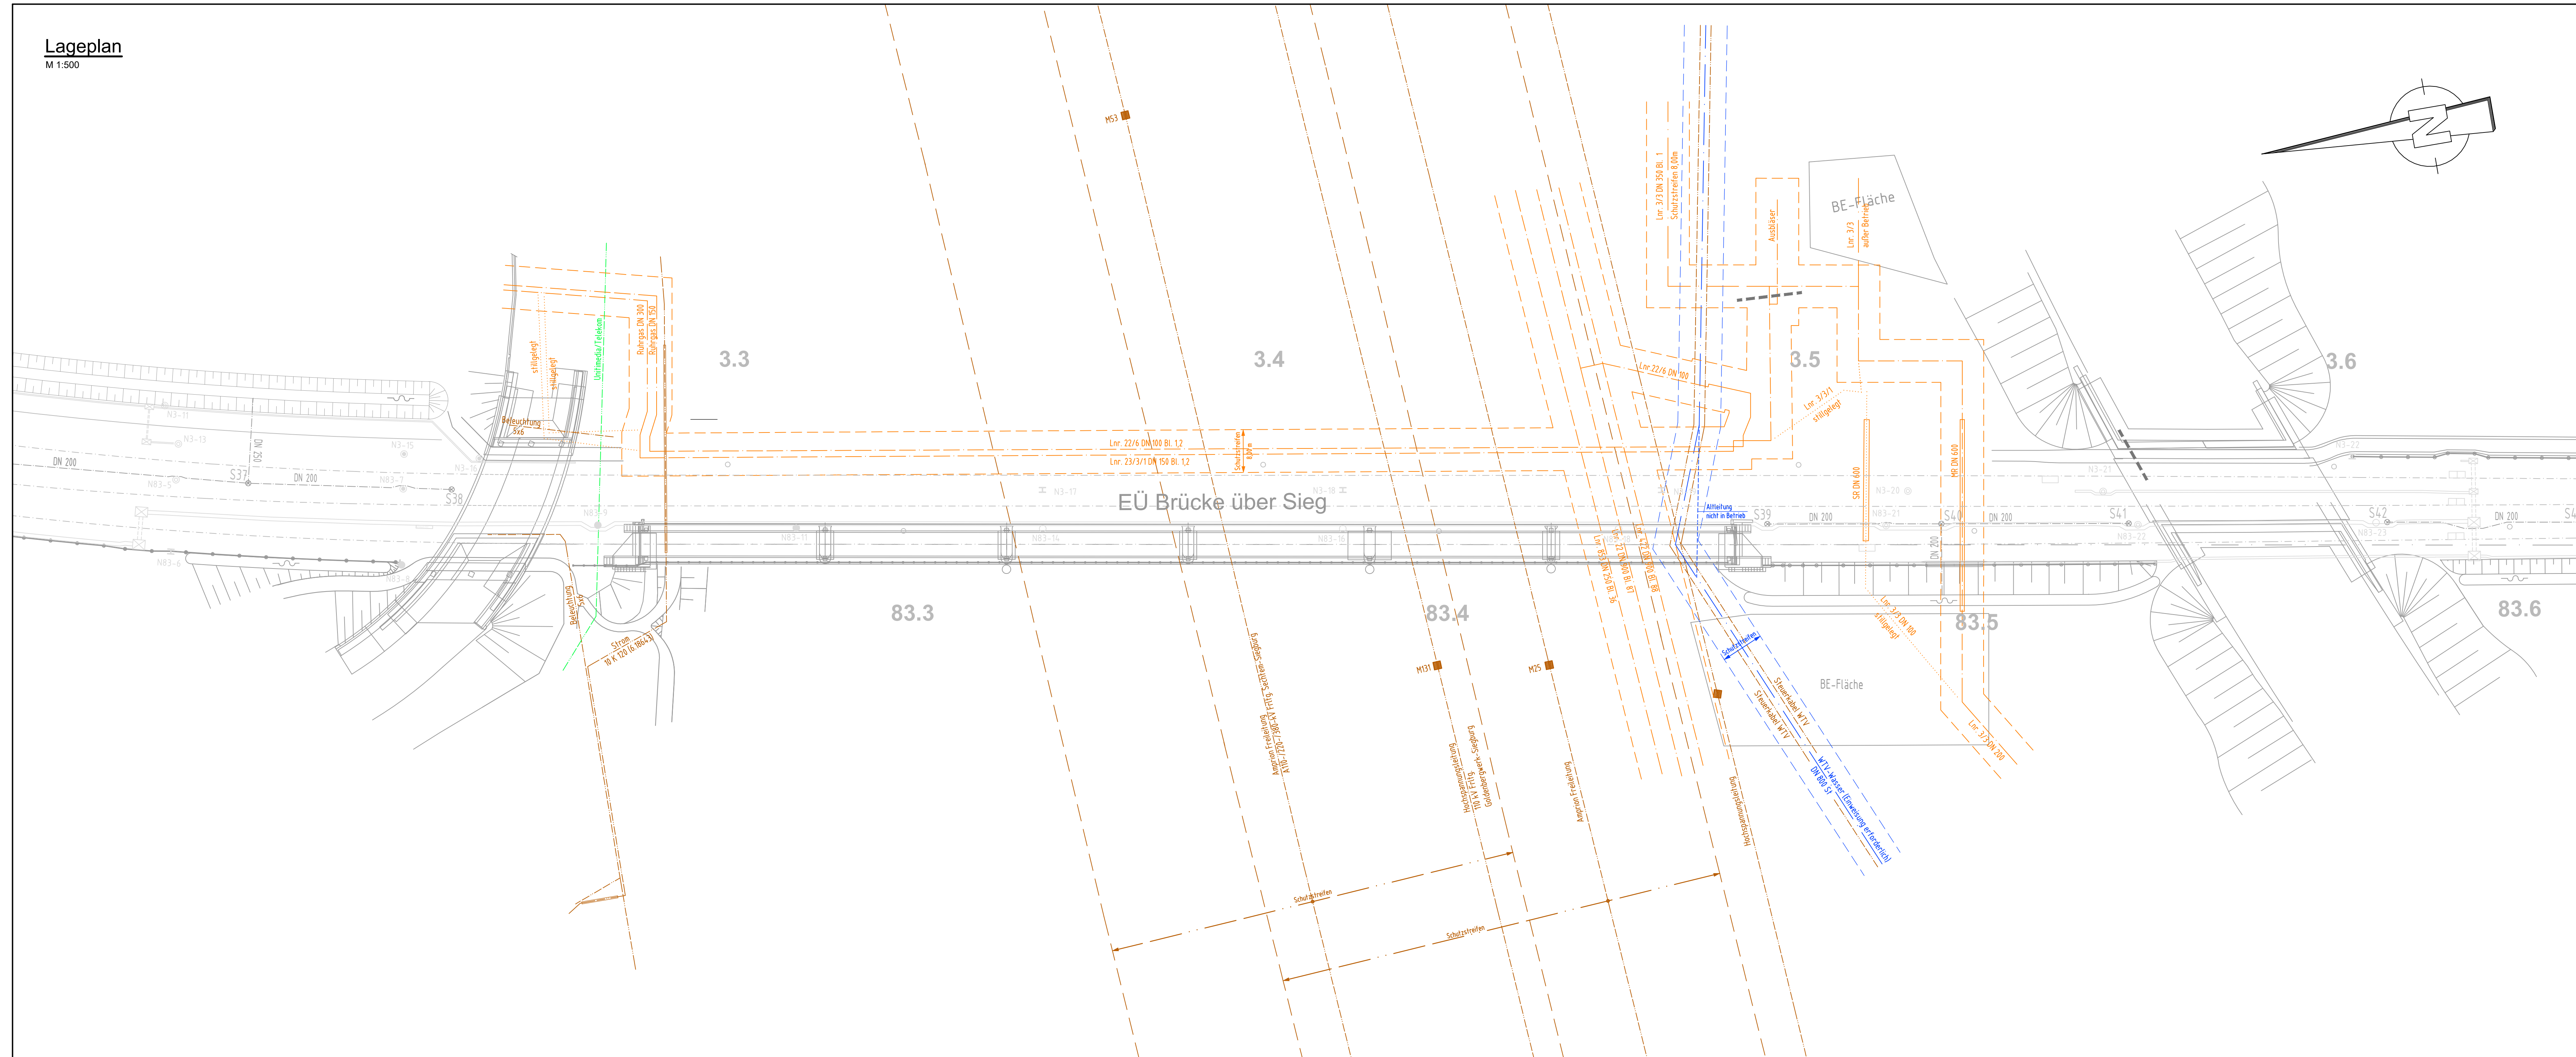


Zeichenerklärung

Versorgungsleitungen (Bestand)

- Wasserleitung ---
- Gasleitung ---
- E - Kabel ---
- Fernmeldekabel ---
- Ruhrgas ---

1.) Die Eintragung der Versorgungsleitungen dient der unverbindlichen Unterrichtung und entbindet bei Baumaßnahmen nicht von der Verpflichtung, sich über Lage, Tiefe und Vollständigkeit der tatsächlichen vorhandenen Leitungen bei den zuständigen Stellen zu erkundigen.
 2.) Die Lage der Hausanschlüsse muß örtlich festgestellt werden.
 3.) Alle Maße und Höhenangaben sind an Ort und Stelle verantwortlich zu überprüfen. Änderungen nach Örtlichkeit vorbehalten.

a	Mc	20.08.2018	Altleitung WTV ergänzt
Index	Name	Datum	Änderung betrifft

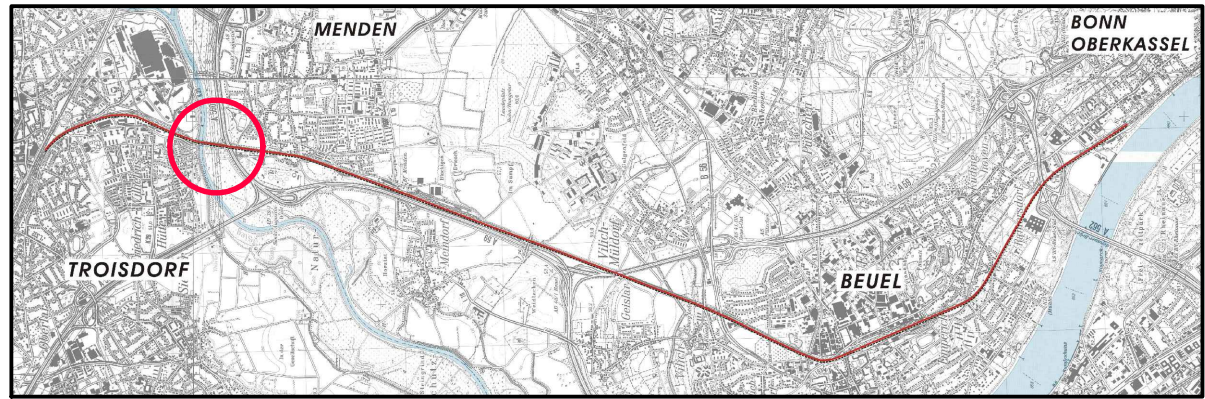

Projektnummer	Gewerk	Phase	Planart	lfd. Nummer	Index	Status
1201-17-045	VA	GP	LP	01	-	0

SWECO

Sweco GmbH
Quantiusstraße 21
D-53115 Bonn

Zertifiziert durch die TÜV Rheinland Cert GmbH
nach ISO 9001:2008, ISO 14001:2004, OHSAS 18001:2007

Telefon +49 228 72631-0
Telefax +49 228 72631-12
i. V. Pflüger

Stadt Sankt Augustin

Stadtverwaltung
Fachbereich Stadtplanung und Bauordnung-Planung und Liegenschaften
Markt 1
53754 Sankt Augustin

Bauvorhaben:
Rad- und Gehwegbrücke über die Sieg

Darstellung:
Leitungsbestandsplan

Blattgr.: 1189x445	bearbeitet: Mc / Rp	Datum: 04./2018	Maßstab: 1:500
-----------------------	------------------------	--------------------	-------------------